


PLANTA BAJA

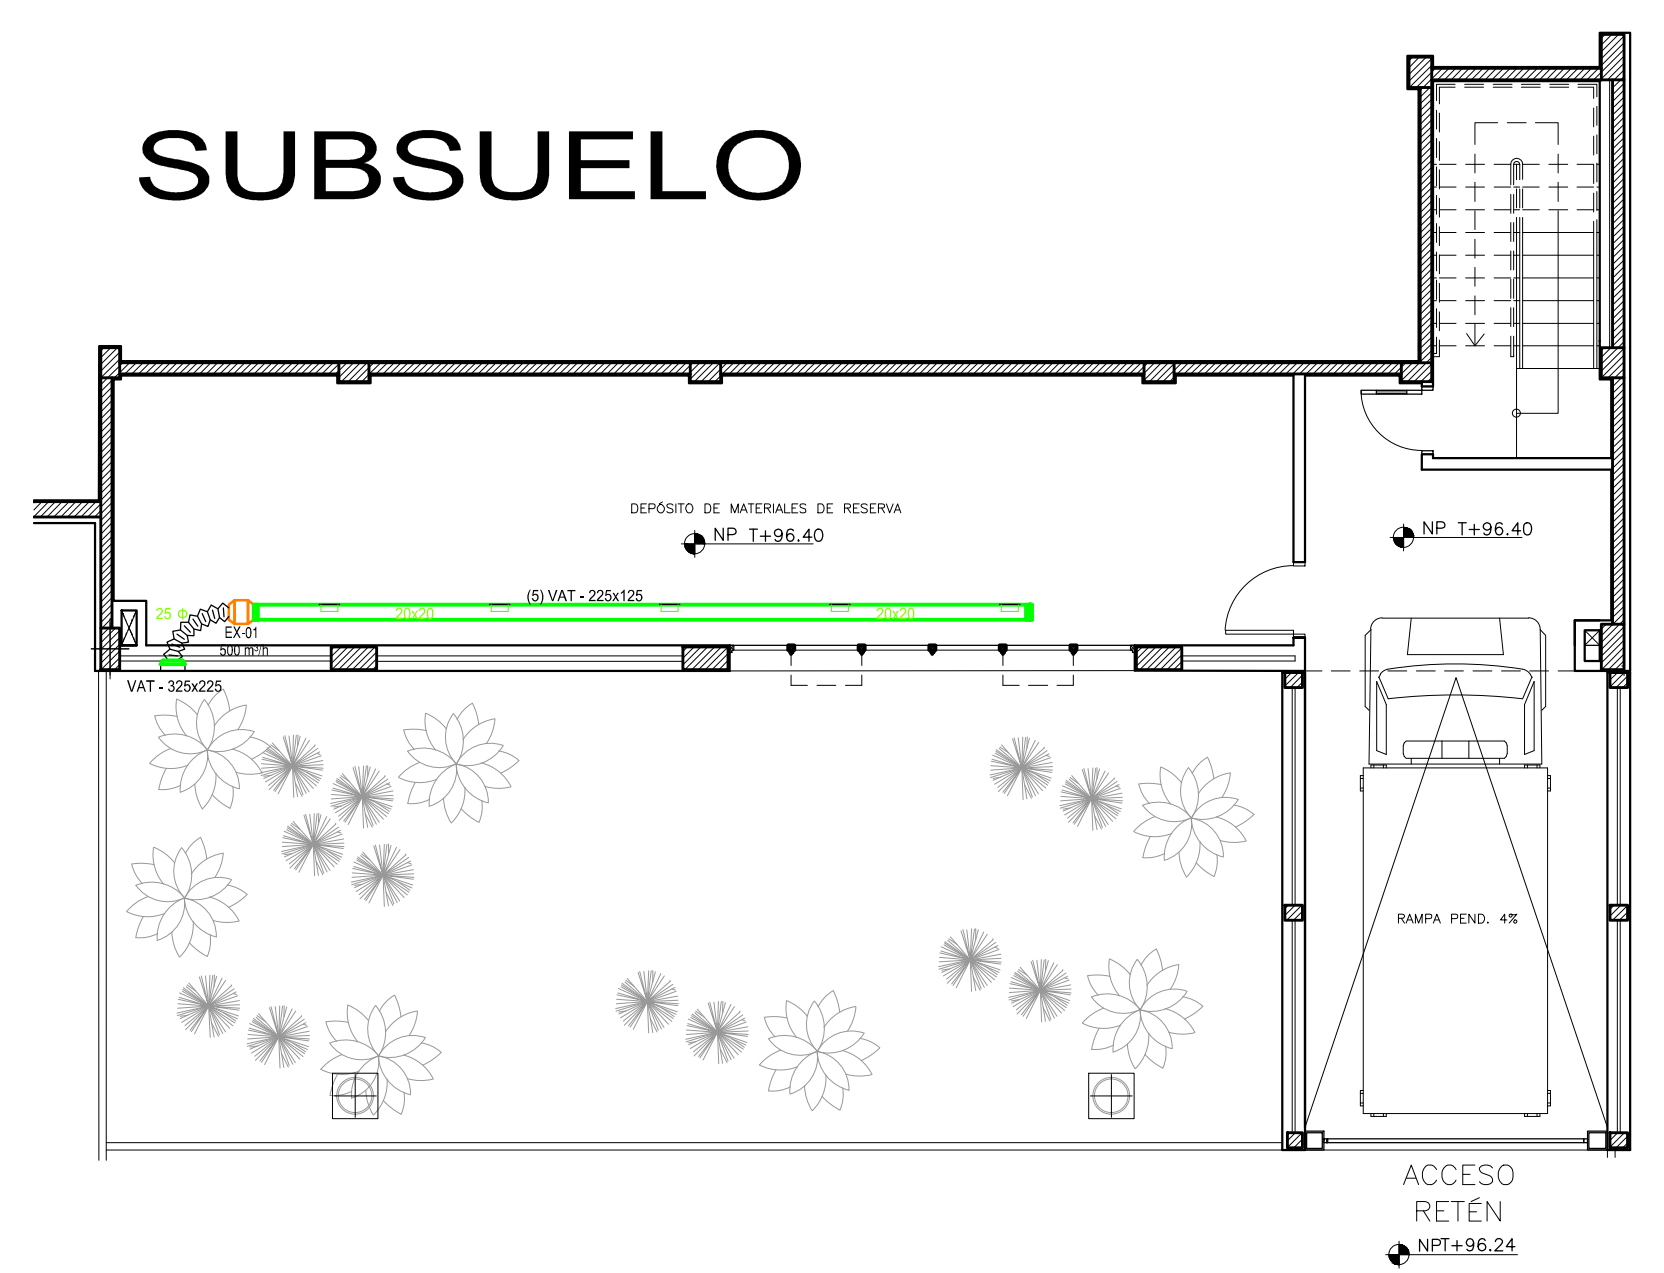

SUBSUELO

Cant de equipos fancoils				
CAPACIDAD (kW)	PB	1P	2P-Az	Total
3,5	9	5	2	16
5,2	4	7	2	13
7,15	0	0	4	4
10,6	7	10	5	22
13,5	8	1	0	9
SUB TOTAL	28	23	13	64
Cant de equipos Recuperadores de Calor				
CAUDAL (m3/h)	PB	1P	2P	Total
1.500	4	3	1	8
SUB TOTAL	4	3	1	8
Cant de equipos Extractores				
CAUDAL (m3/h)	PB	1P	2P	Total
500	3	0	0	3
SUB TOTAL	3	0	0	3
Cant de equipos Motobombas				
CAUDAL (m3/h)	PB	1P	2P	Total
57	2	0	0	2
Cant de equipos Chillers				
CAPACIDAD (TR)	PB	1P	2P	Total
40	2	0	0	2
Cant de equipos Splits				
CAPACIDAD (btu/h)	PB	1P	2P	Total
24.000	1	0	0	1
48.000	1	0	0	1
SUB TOTAL	2	0	0	2
TOTAL - EQUIPOS	41	26	14	81

LEYENDA: EQUIPOS Y ELEMENTOS COMPONENTES DEL PROYECTO			
SÍMBOLO	DESCRIPCIÓN	SÍMBOLO	DESCRIPCIÓN
	BOMBA		CANERÍA DE ALIMENTACION DE AGUA
	EVAPORADOR HI-WALL DE UNIDAD SPLIT		CANERÍA DE RETORNO DE AGUA
	EVAPORADOR BAJA SUJETA DE UNIDAD SPLIT		CANERÍA DE DRENAJE
	CONDENSADOR DE UNIDAD SPLIT		RECUPERADOR DE CALOR
	EXTRACTOR		FAN COIL
	AR-60x60		Difusor 30cm
	AR-60x60		Difusor 30cm
	VAT-#x#x#x#		DLQ-45x45
	VAT-#x#x#x#		DLQ-60x60
	VAT-#x#x#x#		VAT-#x#x#x#
	VAT-#x#x#x#		RP

Arq. CAROLINA RUFFINELLI  
Directora  
Dirección de Infraestructura Física

PODER JUDICIAL  
CORTE SUPREMA DE JUSTICIA  
DIRECCION DE INFRAESTRUCTURA FISICA  
DEPARTAMENTO DE OBRAS Y PROYECTOS

OBRA: Juzgados de Primera Instancia  
UBICACION: Yby Yau  
PLANO: Climatización-Hidraulica  
SECTOR: Planta Baja y subsuelo

ESCALA: 1/100  
FECHA: OCTUBRE 2024  
DIBUJO: DOP

PLANO Nº  
CLI-1