


PLANTA BAJA

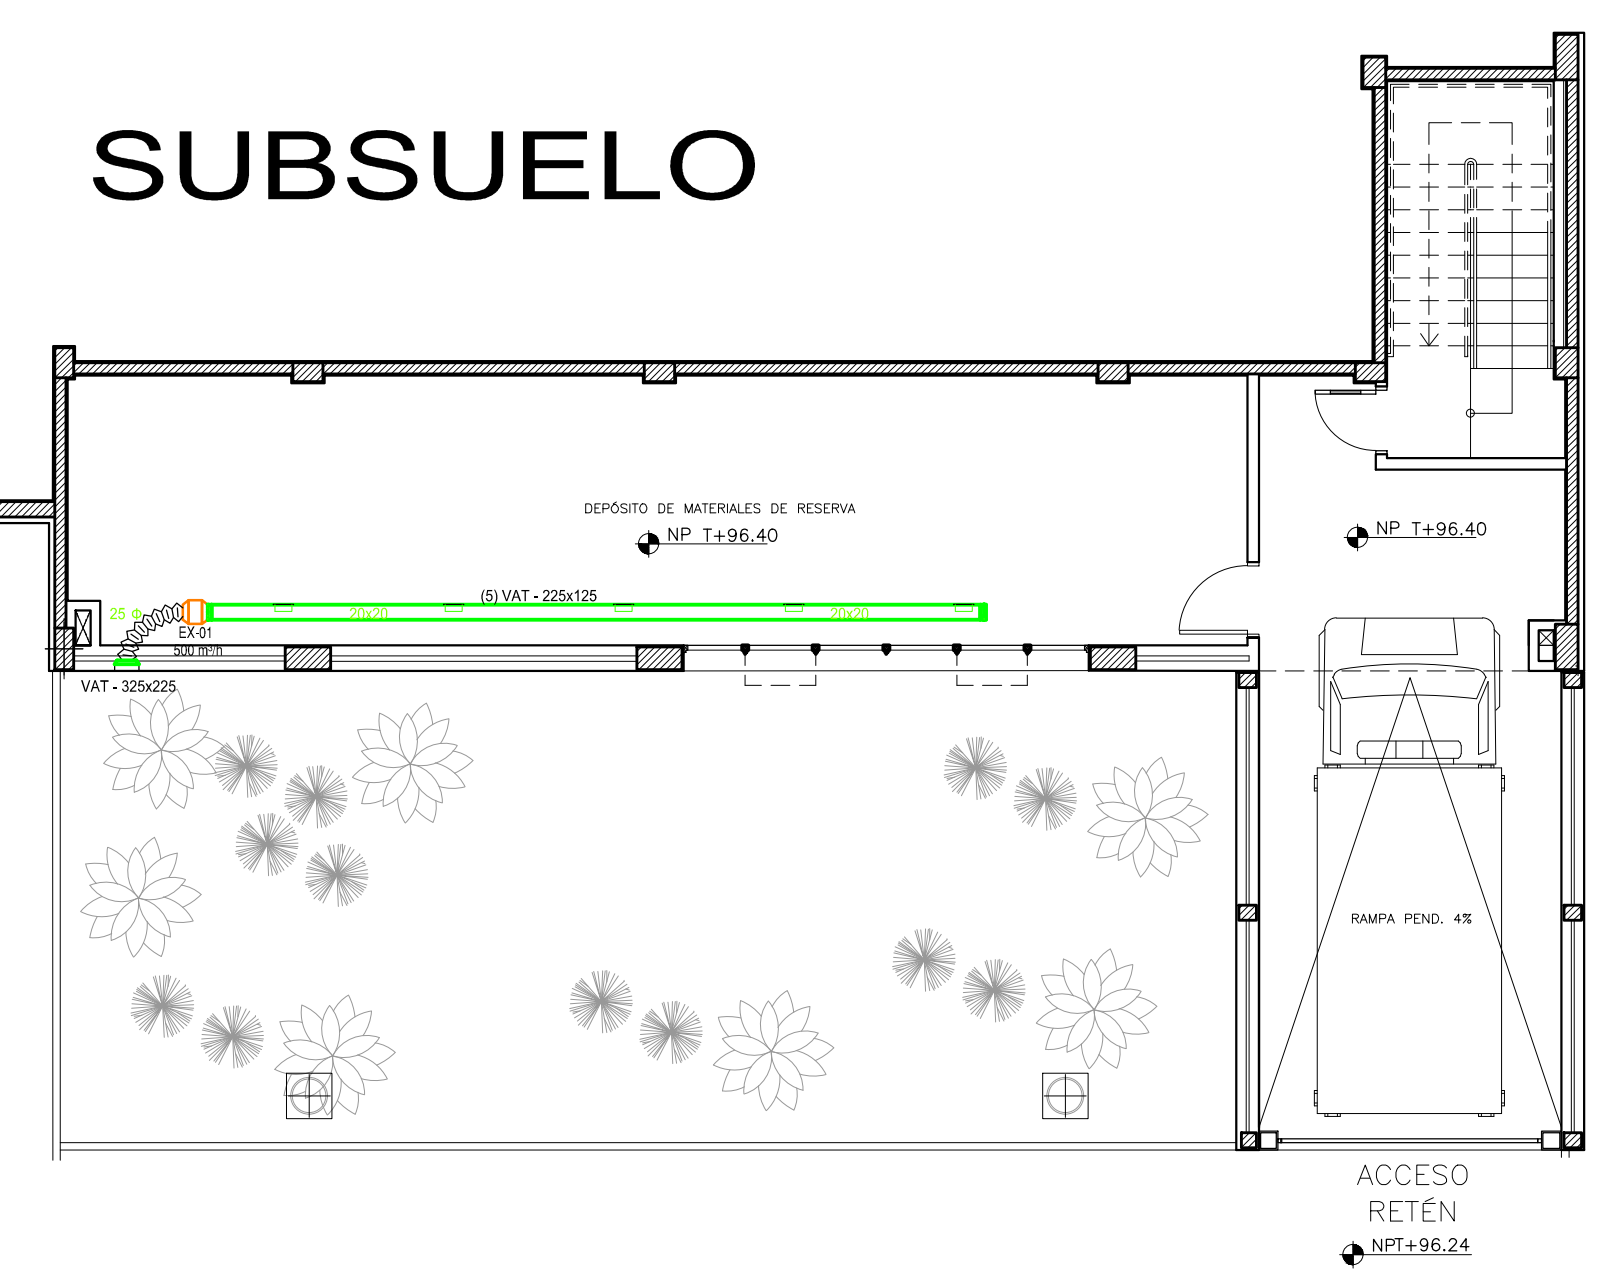

SUBSUELO

Cant de equipos fancoils				
CAPACIDAD (kW)	PB	1P	2P-Az	Total
3,5	9	5	2	16
5,2	4	7	2	13
7,15	0	0	4	4
10,6	7	10	5	22
13,5	8	1	0	9
SUB TOTAL	28	23	13	64
Cant de equipos Recuperadores de Calor				
CAUDAL (m3/h)	PB	1P	2P	Total
1.500	4	3	1	8
SUB TOTAL	4	3	1	8
Cant de equipos Extractores				
CAUDAL (m3/h)	PB	1P	2P	Total
500	3	0	0	3
SUB TOTAL	3	0	0	3
Cant de equipos Motobombas				
CAUDAL (m3/h)	PB	1P	2P	Total
57	2	0	0	2
Cant de equipos Chillers				
CAPACIDAD (TR)	PB	1P	2P	Total
40	2	0	0	2
Cant de equipos Splits				
CAPACIDAD (btu/h)	PB	1P	2P	Total
24.000	1	0	0	1
48.000	1	0	0	1
SUB TOTAL	2	0	0	2
TOTAL - EQUIPOS	41	26	14	81

LEYENDA: EQUIPOS Y ELEMENTOS COMPONENTES DEL PROYECTO			
SÍMBOLO	DESCRIPCIÓN	SÍMBOLO	DESCRIPCIÓN
	BOMBA		CARRETERA DE ALIMENTACION DE AGUA
	EVAPORADOR HI WALL DE UNIDAD SPLIT		CARRETERA DE RETORNO DE AGUA
	EVAPORADOR BAJA SILUETA DE UNIDAD SPLIT		CARRETERA DE DRENAJE
	CONDENSADOR DE UNIDAD SPLIT		RECUPERADOR DE CALOR
	EXTRACTOR		FAN COIL
	AR-60x60		Difusor 30cm
	AR-60x60		Difusor 30cm
	VAT-#x#x#x#		DLQ-45x45
	VAT-#x#x#x#		DLQ-60x60
	VAT-#x#x#x#		VAT-#x#x#x#
	VAT-#x#x#x#		RP

Arq. CAROLINA RUFFINELLI
Directora
Dirección de Infraestructura Física

PODER JUDICIAL
CORTE SUPREMA DE JUSTICIA
DIRECCION DE INFRAESTRUCTURA FISICA
DEPARTAMENTO DE OBRAS Y PROYECTOS

OBRA: Juzgados de Primera Instancia
UBICACION: Yby Yau
PLANO: Climatización-Ductos
SECTOR: Planta Baja y subsuelo

ESCALA: 1/100
FECHA: OCTUBRE 2024
DIBUJO: DOP

PLANO N°
CLI-4