


SUBSUELO

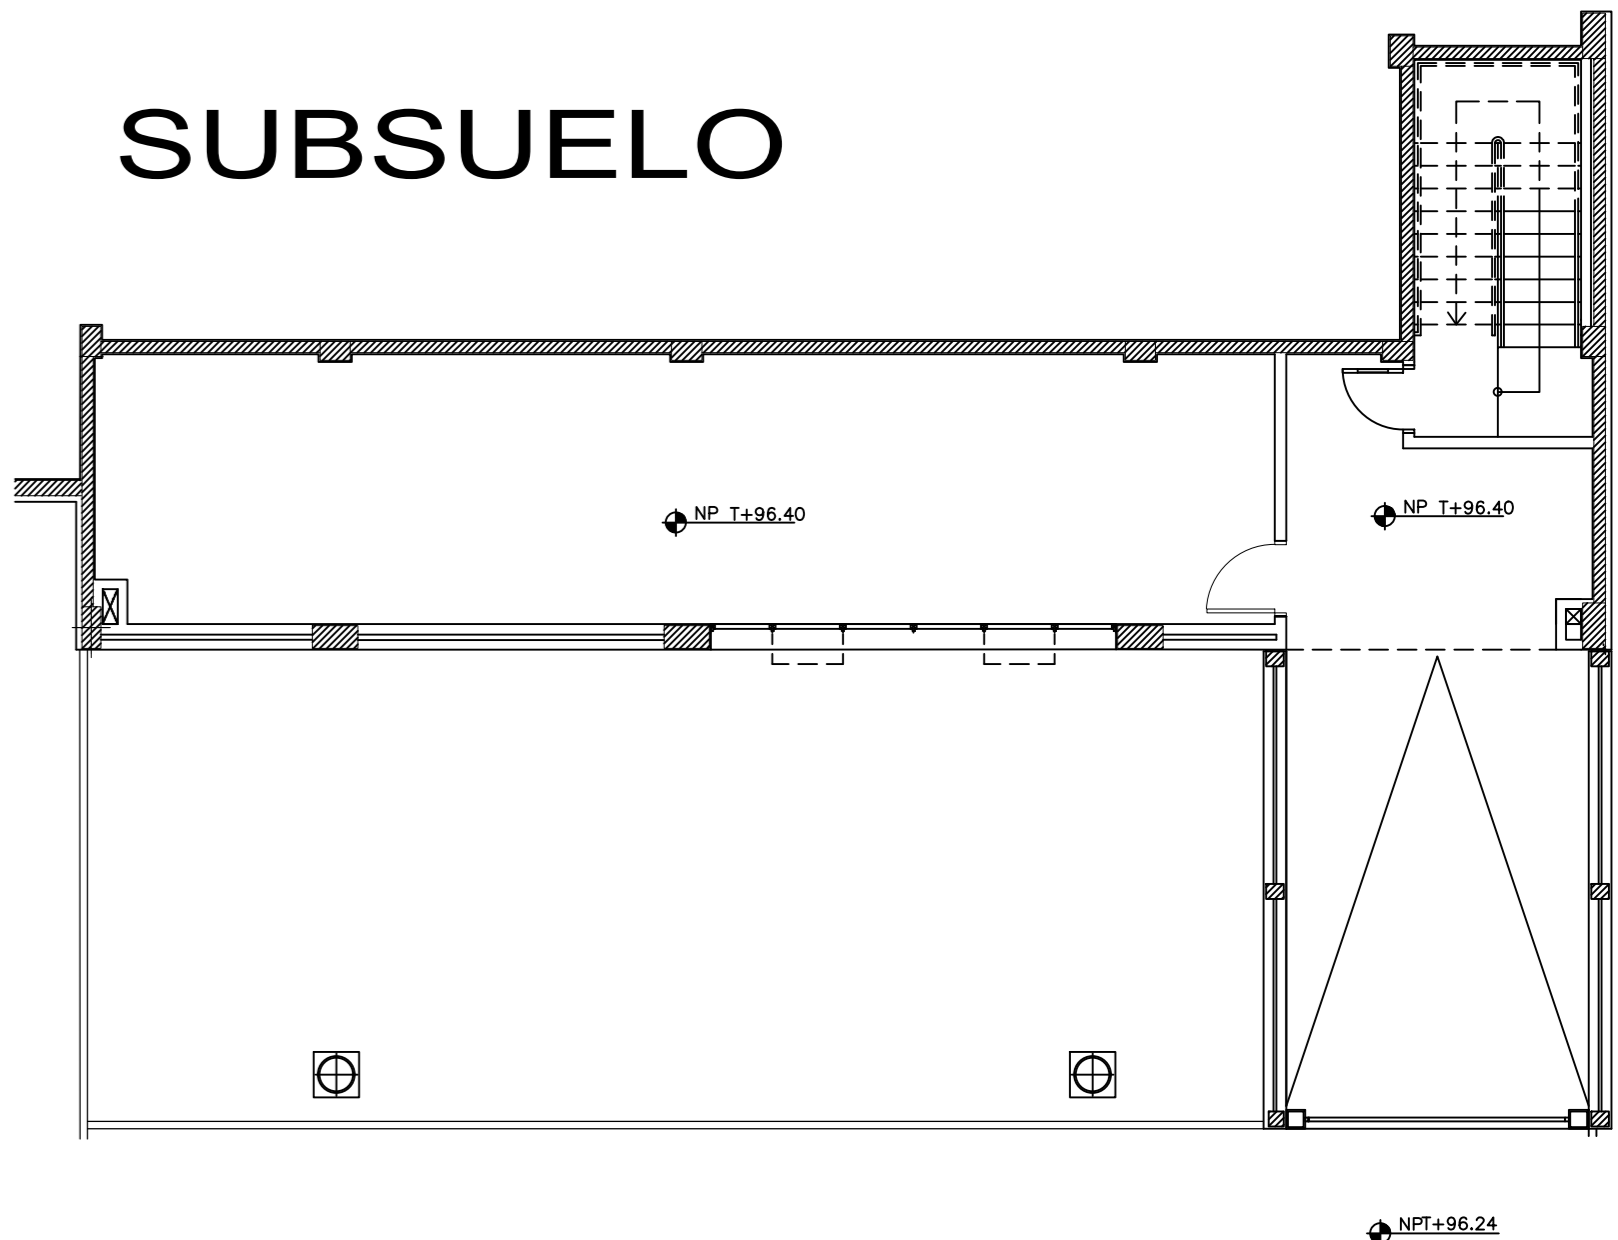

SUBSUELO

PLANTA BAJA
CANTIDADES

CODIGO	CANTIDAD
MF	18
CV	5
ME	7
MP	8
CP	6
MS	2
MS	2

REFERENCIAS

- MF PARLANTE DE EMBUTIR
 - ME MICROFONO
 - MP MICROFONO INALAMBRICO CON PEDESTAL DE PISO
 - MP TOMA DE MICROFONO
 - CV CONTROL DE VOLUMEN
 - MASTER CONTROL DE SISTEMA DE AUDIO
 - ME PANEL CENTRAL DE SONIDO Y COMUNICACION
 - CP PARLANTE DE ADOSAR (caja a 30cm bajo el cielorraso)
 - ME BANDEJA PORTA CABLE DE SEÑALES DEBILES-METALICA
 - ME A LA BANDEJA PORTA CABLE DE SEÑALES DEBILES-METALICA A LA SALA DE CONTROL
- NOTA: LOS DUCTOS SON DE ø 3/4"
LOS DUCTOS SUBTERRANEOS SON DE ø 1"

Arq. CAROLINA RUFFINELLI
Directora
Dirección de Infraestructura Física



OBRA: Juzgado de Primera Instancia
UBICACION: Yby Yaa
PLANO: Comunicacion Oral
SECTOR: Planta Baja y Subsuelo
ESCALA: 1/100
FECHA: OCTUBRE 2024
DIBUJO: D.O.P.

PLANO Nº
Com-01