

REFERENCIAS

- CCTV

 - ALMACENAMIENTO CCTV
 - ADMINISTRADOR CCTV
 - MONITOR LCD-LED
 - VIDEO CAMARA DE SEGURIDAD
 - VIDEO CAMARA DE SEGURIDAD CON GABINETE P/EXTERIORES, ZOOM Y MOVIMIENTO
 - VIDEO CAMARA DE SEGURIDAD

Control de Accesos

 - PANEL CENTRAL CONTROL DE ACCESOS
 - LECTORA TARJETA DE PROXIMIDAD
 - CERRADURA ELECTROMAGNETICA
 - BRAZO HIDRAULICO
 - BOTON PARA APERTURA DE LA CERRADURAS
- Deteccion de Intrusos

 - PANEL CENTRAL DE COMANDO
 - DETECTOR DUAL DE MOVIMIENTO
 - CONTACTO MAGNETICO DE APERTURA
 - DETECTOR DE PRESENCIA DE AGUA
 - SIRENA CON GABINETE ANTIVANDALISMO
 - SIRENA INTERIOR
 - BOTON DE EMERGENCIA
 - CERRADURA ELECTROMAGNETICA
 - BOTON PARA APERTURA DE LA CERRADURAS
 - BRAZO HIDRAULICO
 - TECLADO PARA DESACTIVACION DE ZONAS

General


- BANDEJA PORTA CABLE DE SEÑALES
- DEBILES-METALICA (POR TERCEROS)
- A BANDEJA PORTA CABLE DE SEÑALES DEBILES-METALICA A SALA DE CONTROL O GABINETE

NOTA: LOS DUCTOS SON DE 3/4"
LOS DUCTOS SUBTERRANEOS SON DE 1"
DONDE HAY CERRADURA ELECTRICA LAS PUERTAS TENDRAN TIRADOR Y MANIJA
TODOS LOS EQUIPOS Y MATERIALES DEBERAN TENER CERTIFICACIONES DE CALIDAD
LOS EQUIPOS DEBERAN CONTAR CON PROTOCOLOS DE COMUNICACION KNX serial o IP, Modbus TCP/IP o BACnet/IP
EL SISTEMA DE CIRCUITO CERRADO DE VIDEO DEBERA CONTAR CON PROTOCOLOS DE COMUNICACION MODBUS, KNX, BACNET U OPC Y CONEXION IP

PLANTA BAJA CANTIDADES

CODIGO	CANTIDAD	CODIGO	CANTIDAD	CODIGO	CANTIDAD
CCTV IP PoE	36	Detec. Intrusos	25	Contr. Accesos	02
CCTV IP PUE EXTERIOR	00	PR	40	PR	02
CCTV IP PUE INTERIOR	02	PR	06	PR	02
PR	02	PR	06	PR	02
		PR	06	PR	02
		PR	05	PR	02
		PR	02	PR	00
		PR	00		

SUBSUELO

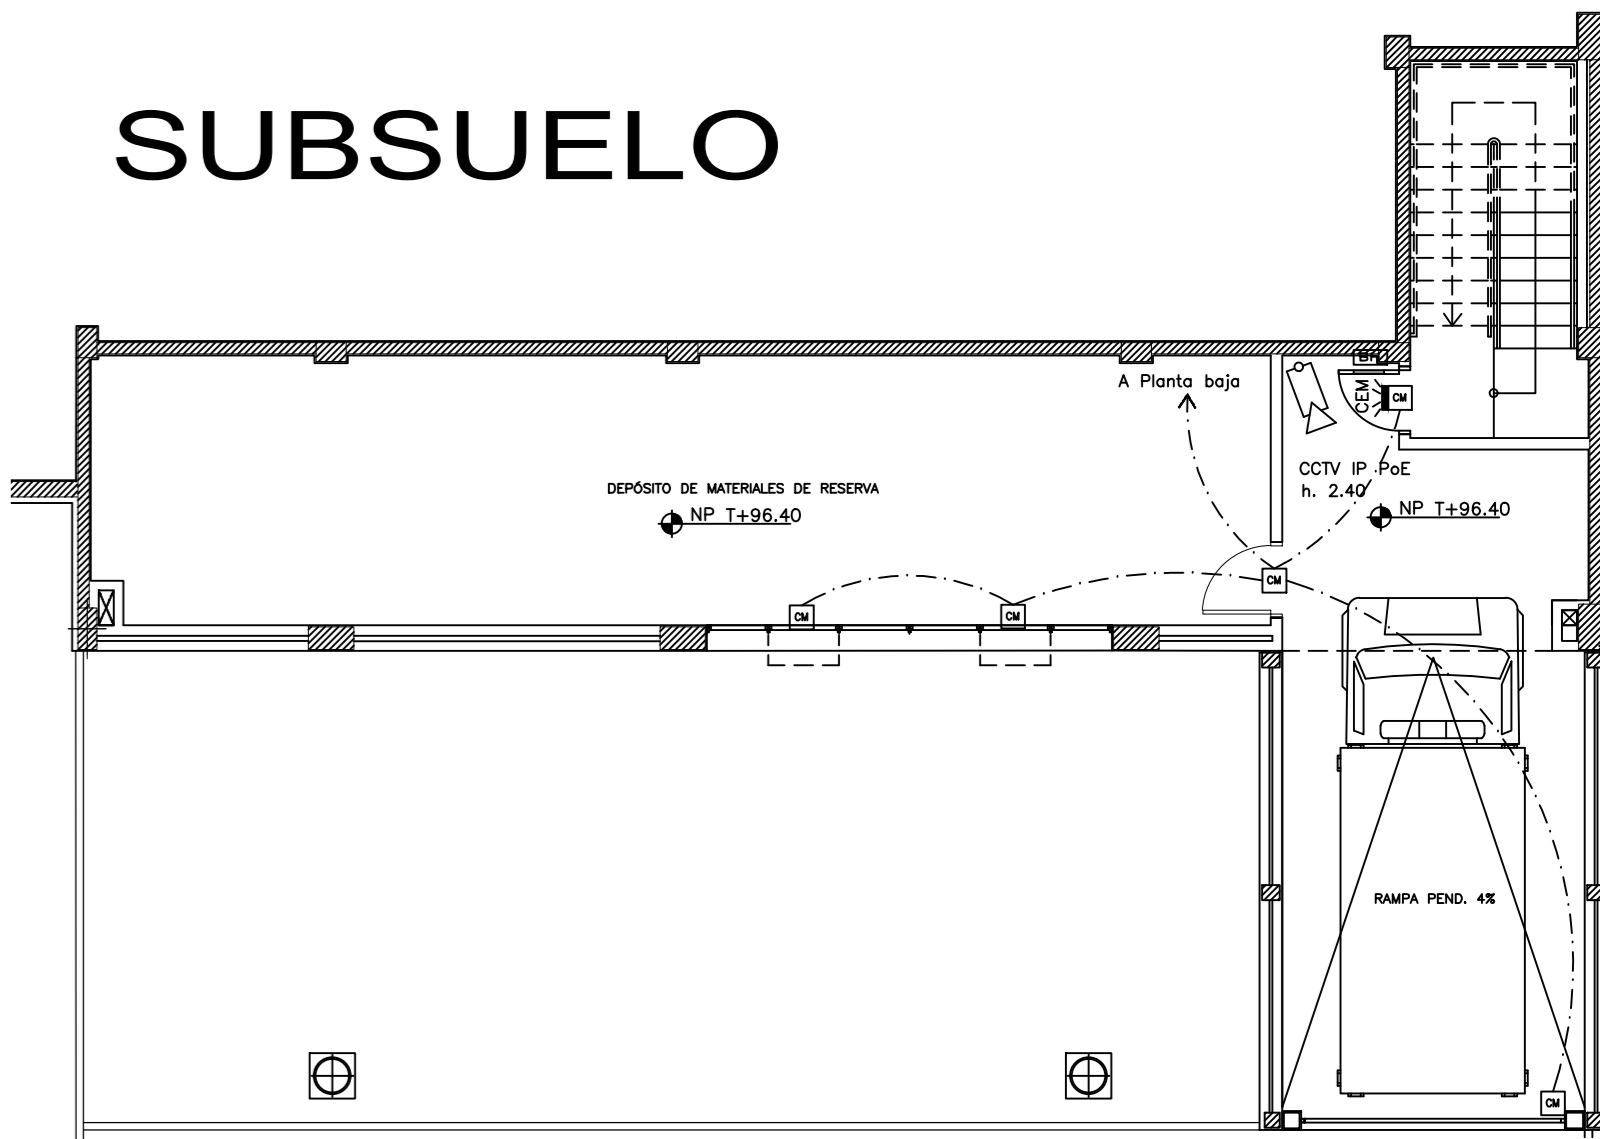

SUBSUELO

Arq. **CAROLINA RUFFINELLI**
Directora
Dirección de Infraestructura Física



OBRA: Juzgado de Primera Instancia
UBICACION: Yby Yau
PLANO: Sistema Integrado de Seguridad Sector: Planta Baja y Subsuelo
ESCALA: 1/100
FECHA: OCTUBRE 2024
DIBUJO: D.O.P.

PLANO Nº

Int-01