



○ INSTALACIONES ELECTRICAS PLANTA ALTA
Escala: 1:50

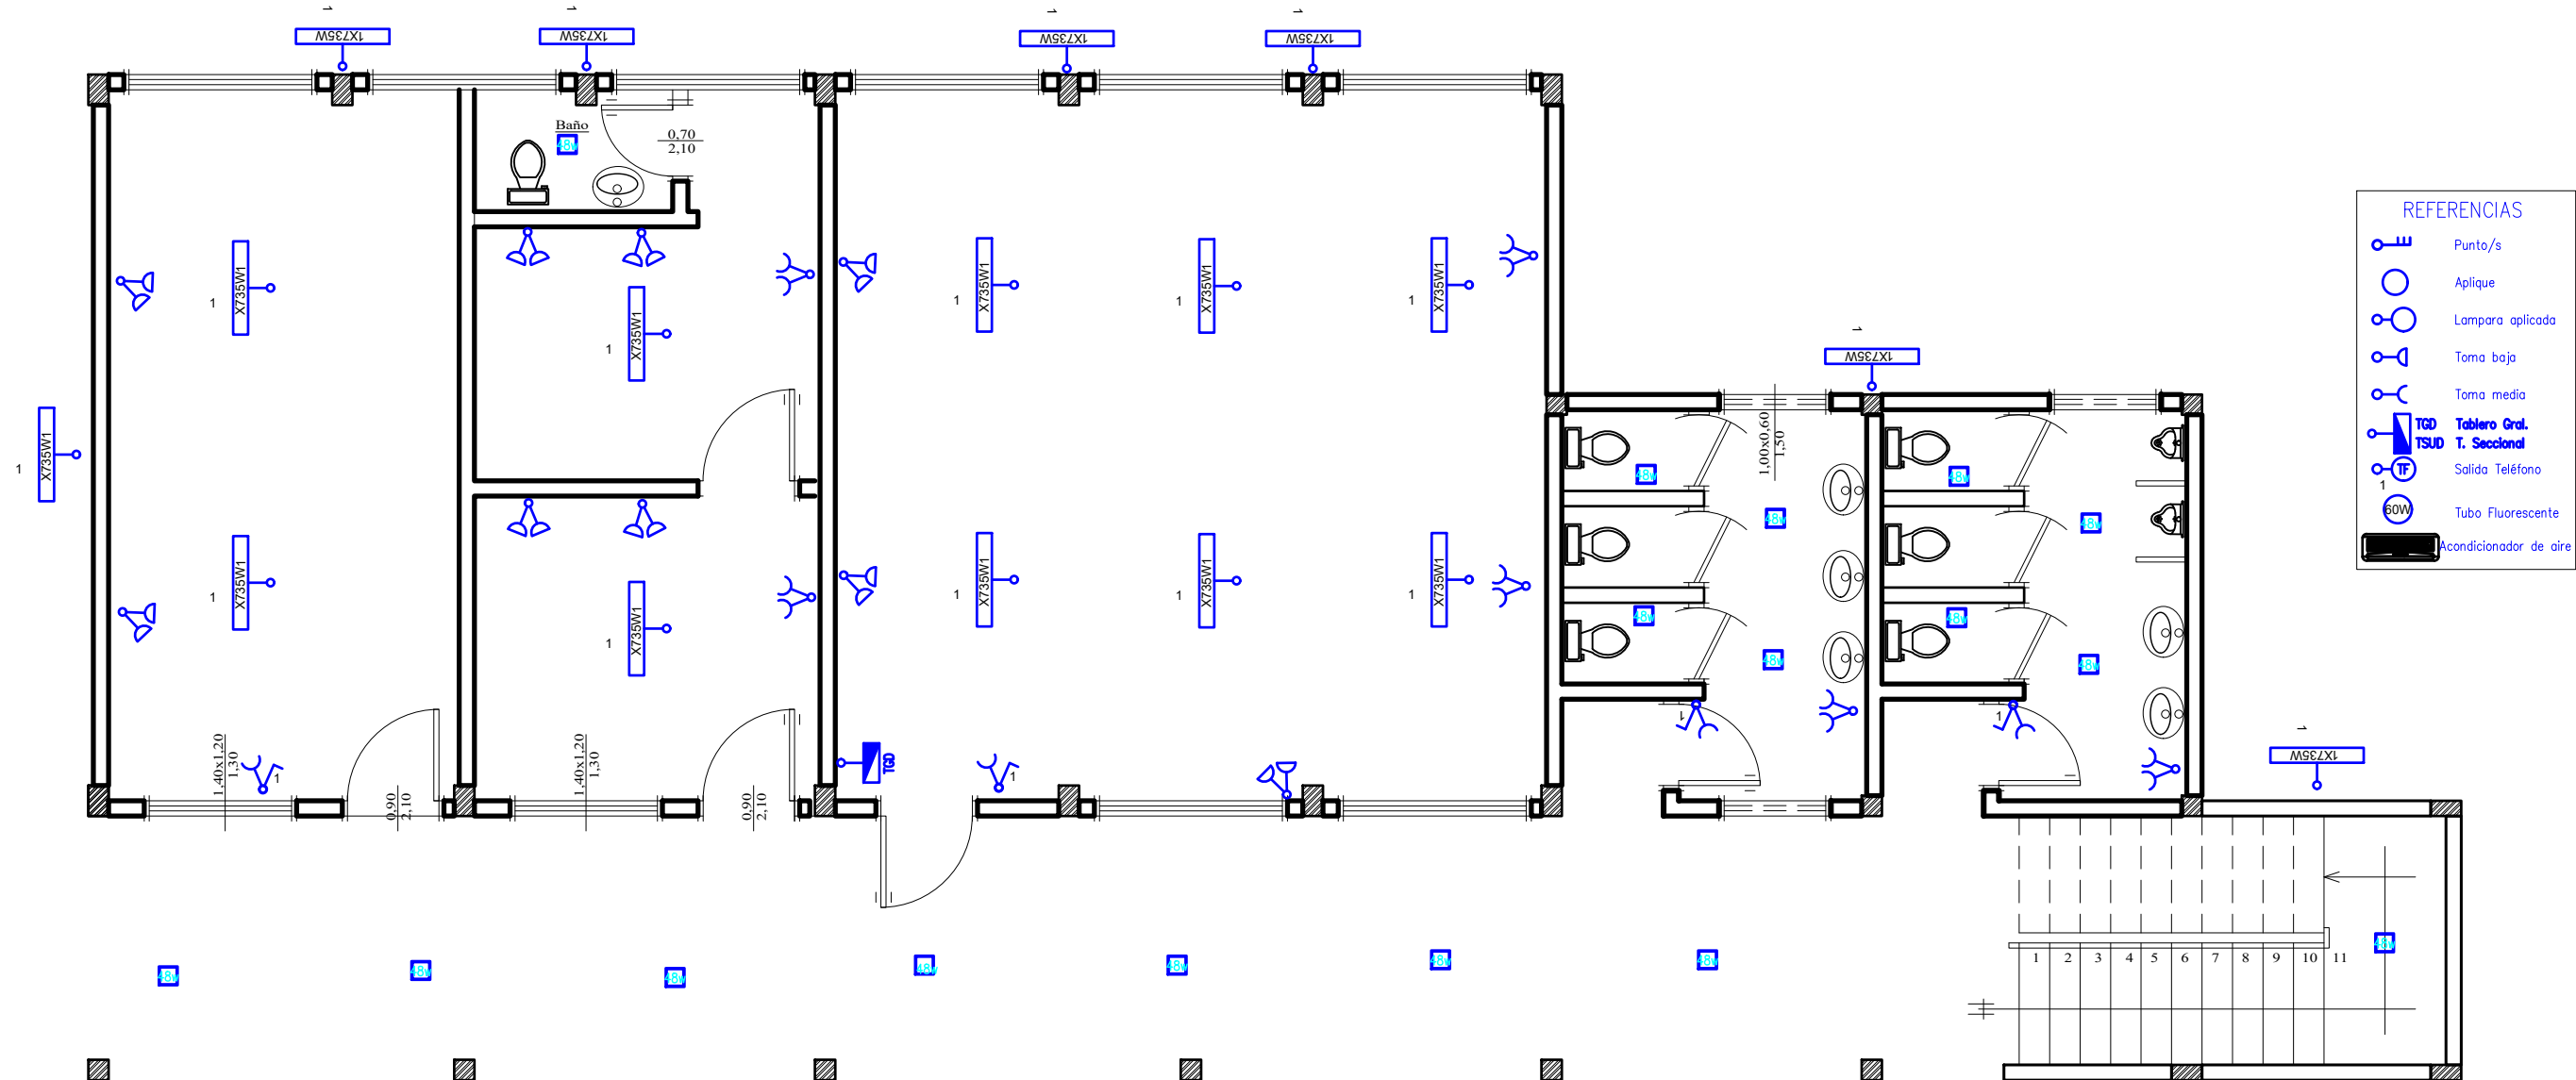

○ INSTALACIONES ELECTRICAS PLANTA BAJA
Escala: 1:50

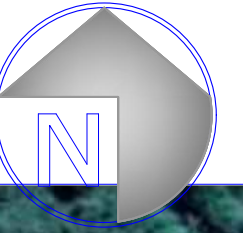

Municipalidad de Nueva Alborada

OBRA: "CONSTRUCCIÓN DE TRES AULAS, AREA ADMINISTRATIVA Y SANITARIOS SEXADOS EN PLANTA ALTA Y BAJA EN LA ESC. BAS NRO 1.439 DOÑA CATALINA SALINAS DE CACERES"

UBICACIÓN: PUERTO TRINIDAD

LAMINA: INSTALACIONES ELECTRICAS

LÁMINA N°

Arg. Damarys Benítez
Reg. M.O.P.C. N° 4143
Fiscal de Obras
Municipalidad de Nueva Alborada



Oscar Albino Martínez Ramírez
Intendente Municipal

05

JUNIO 2025