


21/01

PLANTA BAJA EDIFICIO PEDRO P. PEÑA
ESCALA 1/100

PLANTA DESAYTS
ESCALA 1/100

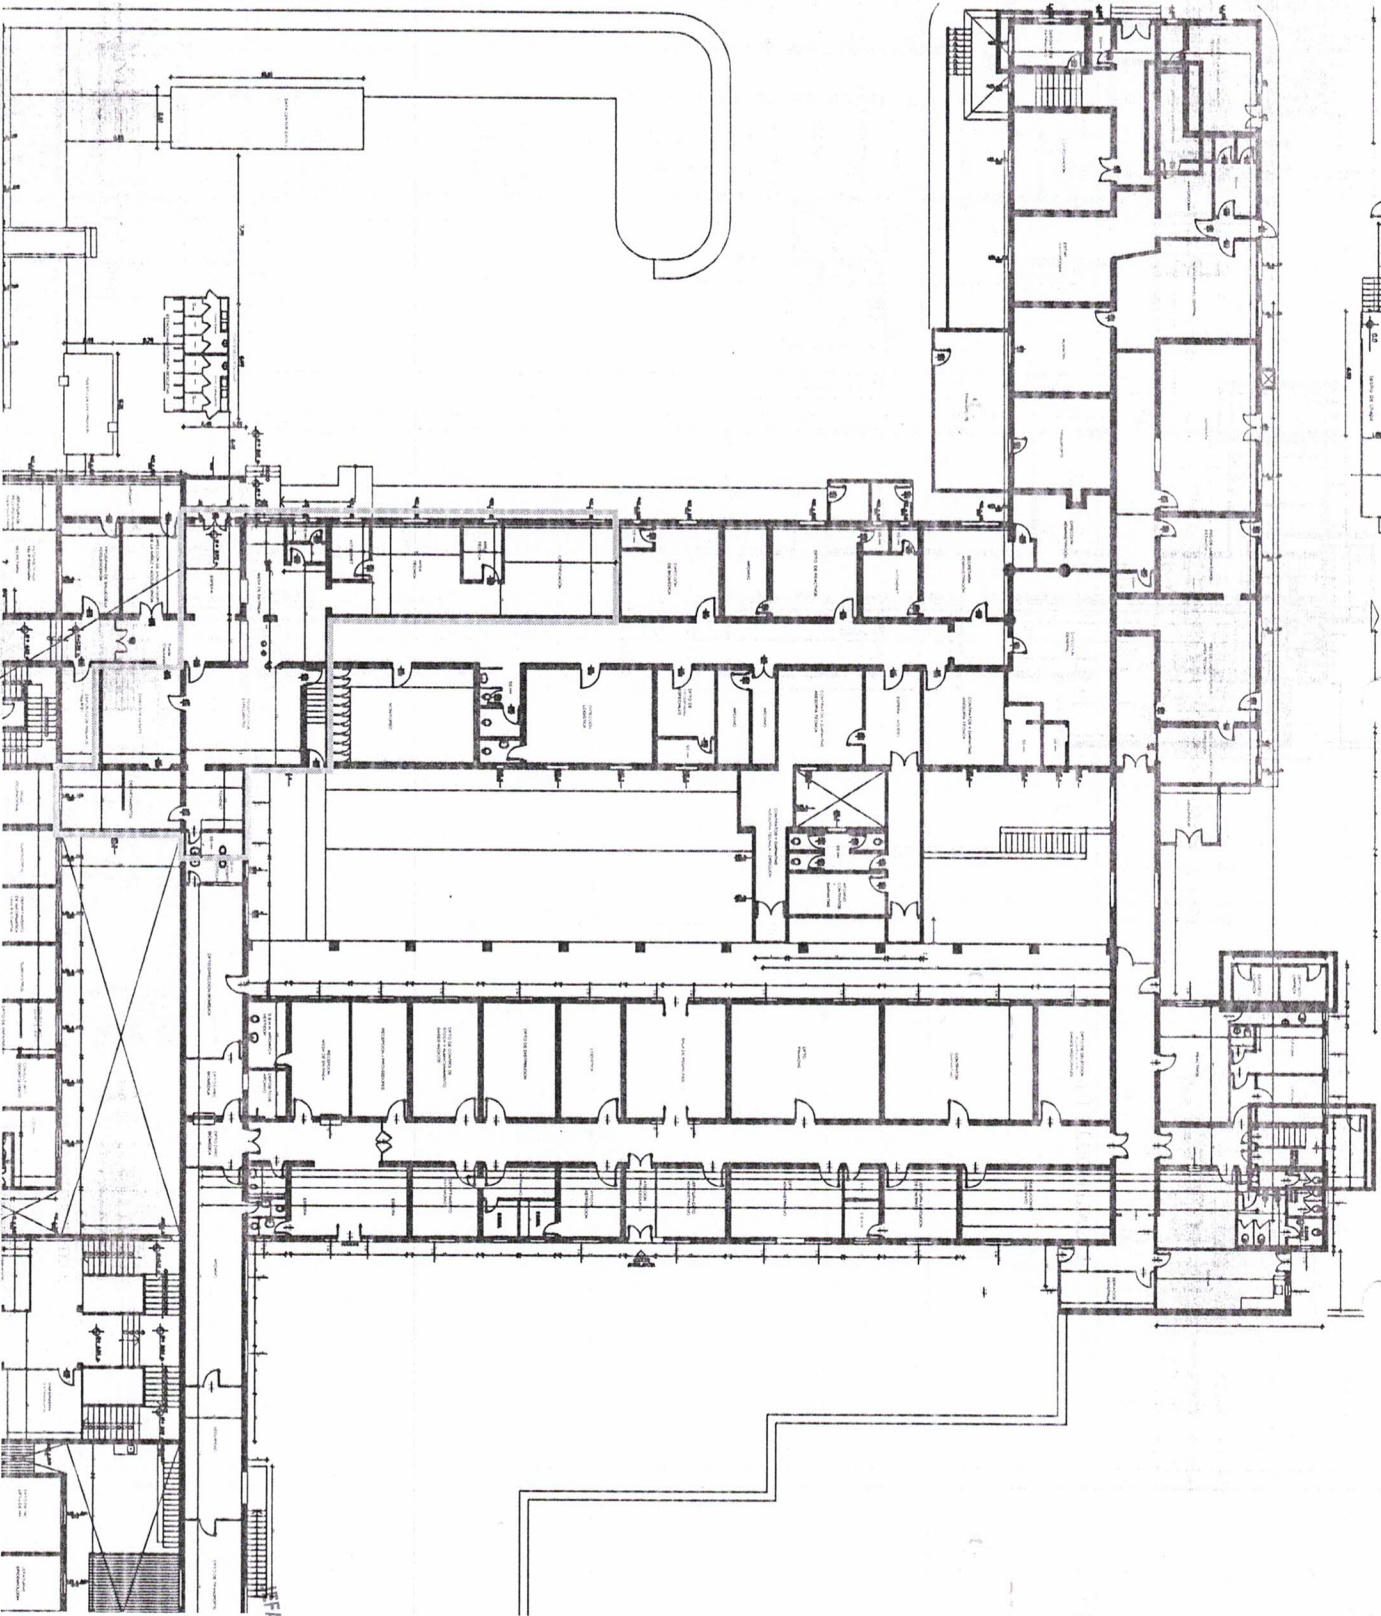

PLANTA LOCALIZACION



ARQ. KAREN BANKS
 DISEÑO DE DISEÑOS Y PROYECTOS
 D.F. DEL DPTO. DE DESAYTS
 DIRECCION DE RECURSOS FISICOS
 MSP Y BS

Arq. Magdalena Aveiro
 Proyectista
 Dpto. de Diseños y Proyectos
 D.R.F. M.S.P. y B.S.
 11/04/2024

MINISTERIO DE SALUD PUBLICA Y BS	
DIRECCION DE ESTABLECIMIENTOS DE SALUD APNEYS TECNOLOGIA SANITARIA - DESAYTS TRÁMITE DE MANTENIMIENTO A EDIFICIOS	
PLANTA DE ADEQUACION Esc. 1/100	DIRECCION DE RECURSOS FISICOS No. Expediente:
2024	Año:
COMERCIALIZADORA	No. Proyecto:

